


ZALĄCZNIK

do uchwały nr XXXIII/437/2009
Rady Miejskiej w Barlinku
z dnia 29 stycznia 2009 r.

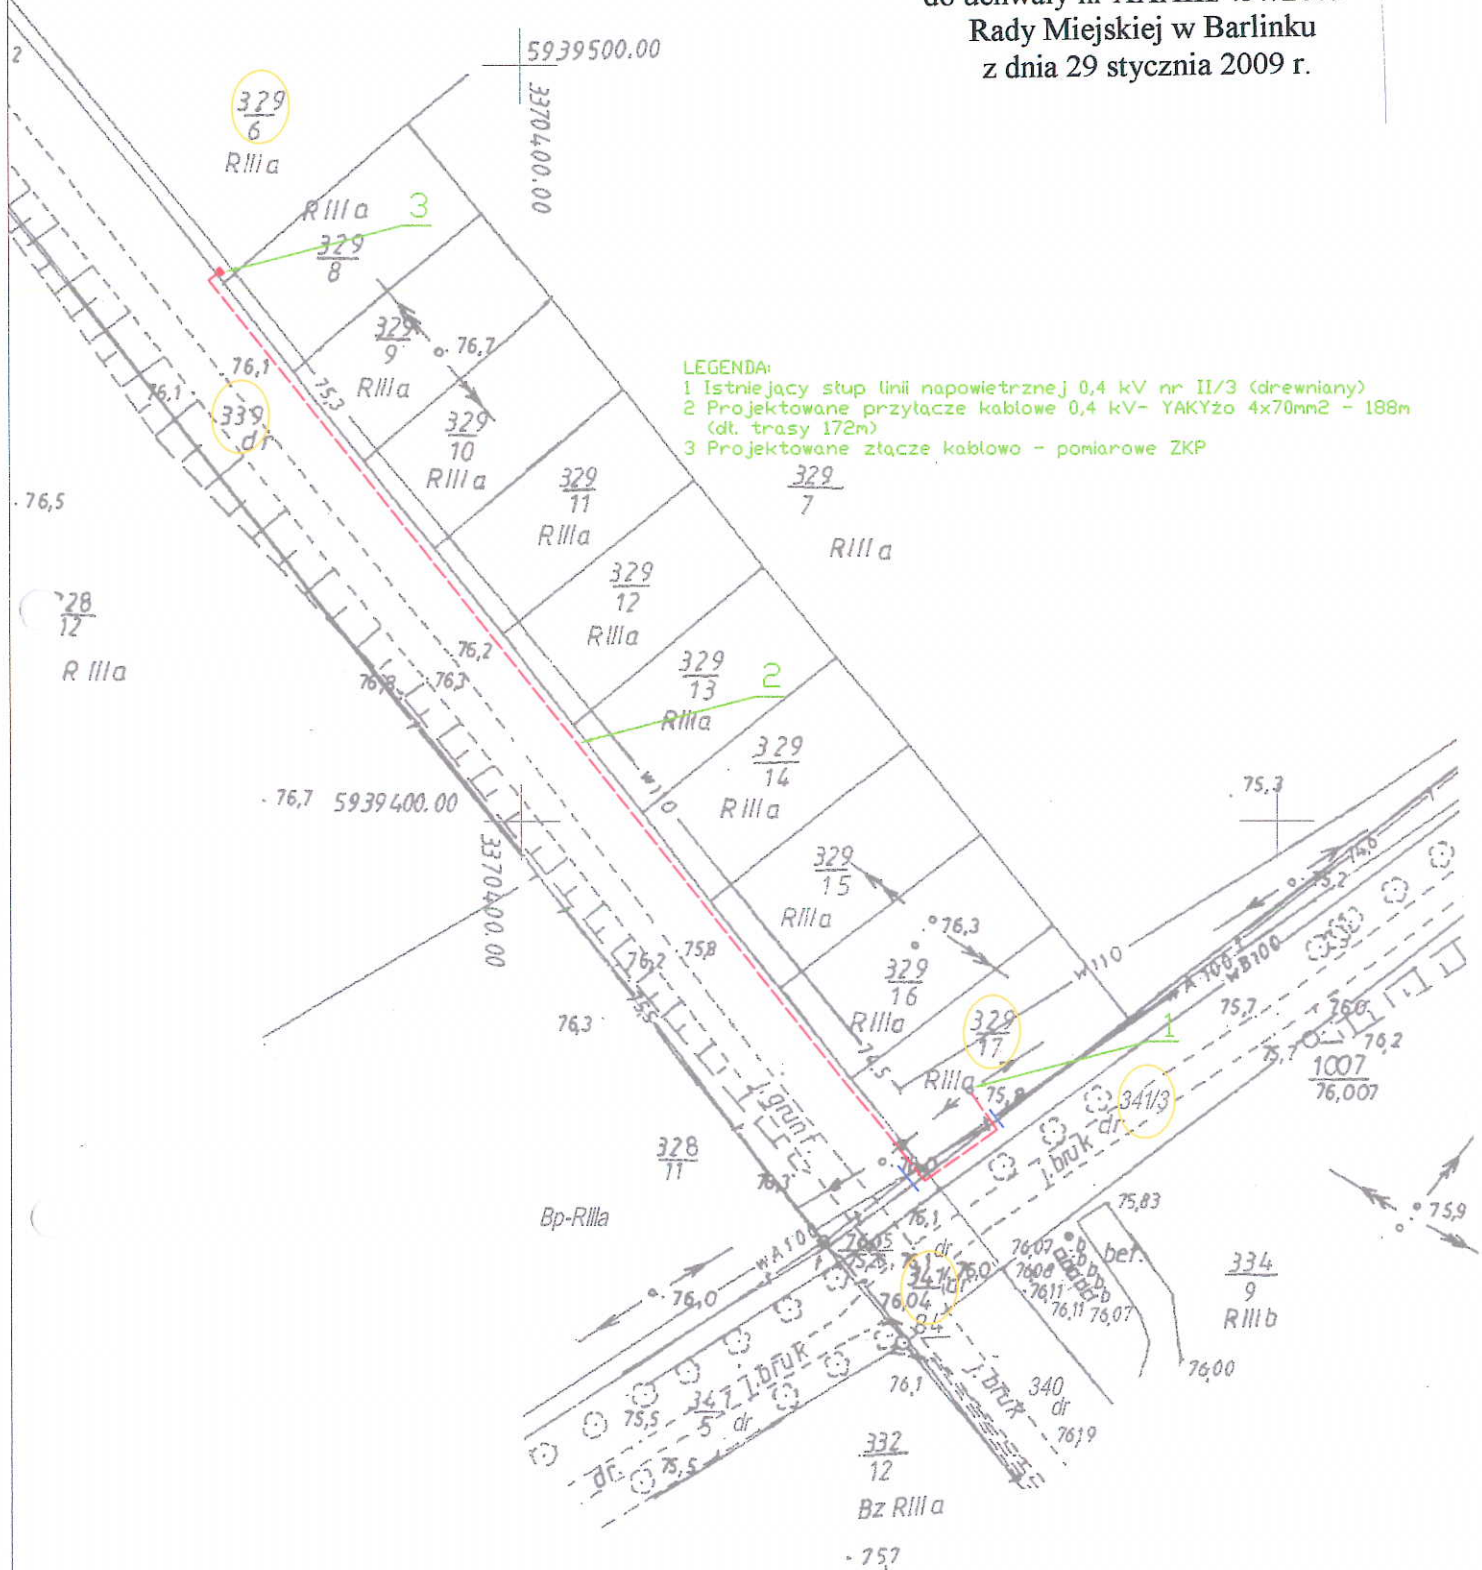

LEGENDA:
1 Istniejący słup linii napowietrznej 0,4 kV nr II/3 (drewniany)
2 Projektowane przyłącze kablowe 0,4 kV- YAKYżo 4x70mm² - 188m (dt. trasy 172m)
3 Projektowane złącze kablowe - pomiarowe ZKP

EP PUE ENERGOBUD LESZNO Sp. z o.o. GRONÓWKO 30 64-111 LIPNO	Tytuł rysunku	Plan zagospodarowania terenu działki nr: 329/17, 341/3, 341/4, 339, 329/6 - plan trasy projektowanego przyłącza 0,4 kV			
	Adres	Stara Dzielcina gm. Barlinek			
	Inwestor	ENEA Operator Sp. z o.o. Rejon Dystrybucji Dębno ul. Garzowska 3			
ODDZIAŁ GORZA WLKP. ul. Sikorskiego 37 66-460 Garzów Wlkp. tel. (095) 7217538 (095) 7217555	Projektant	mgr inż. Arkadiusz Kotosowski upr.Bud. nr LUKG/0029/PDDE/04	Paapis	Skala 1:1000	Nr oprac. D/120/08
	Sprawdza Jacy				
	Asystent projektanta	mgr inż. Marek Cichoń mgr inż. Hubert Walski		Data: 12.2008	Nr rys. E1