


Załącznik graficzny
do uchwały nr VIII/103/2011
Rady Miejskiej w Barlinku
z dnia 26 maja 2011 r.

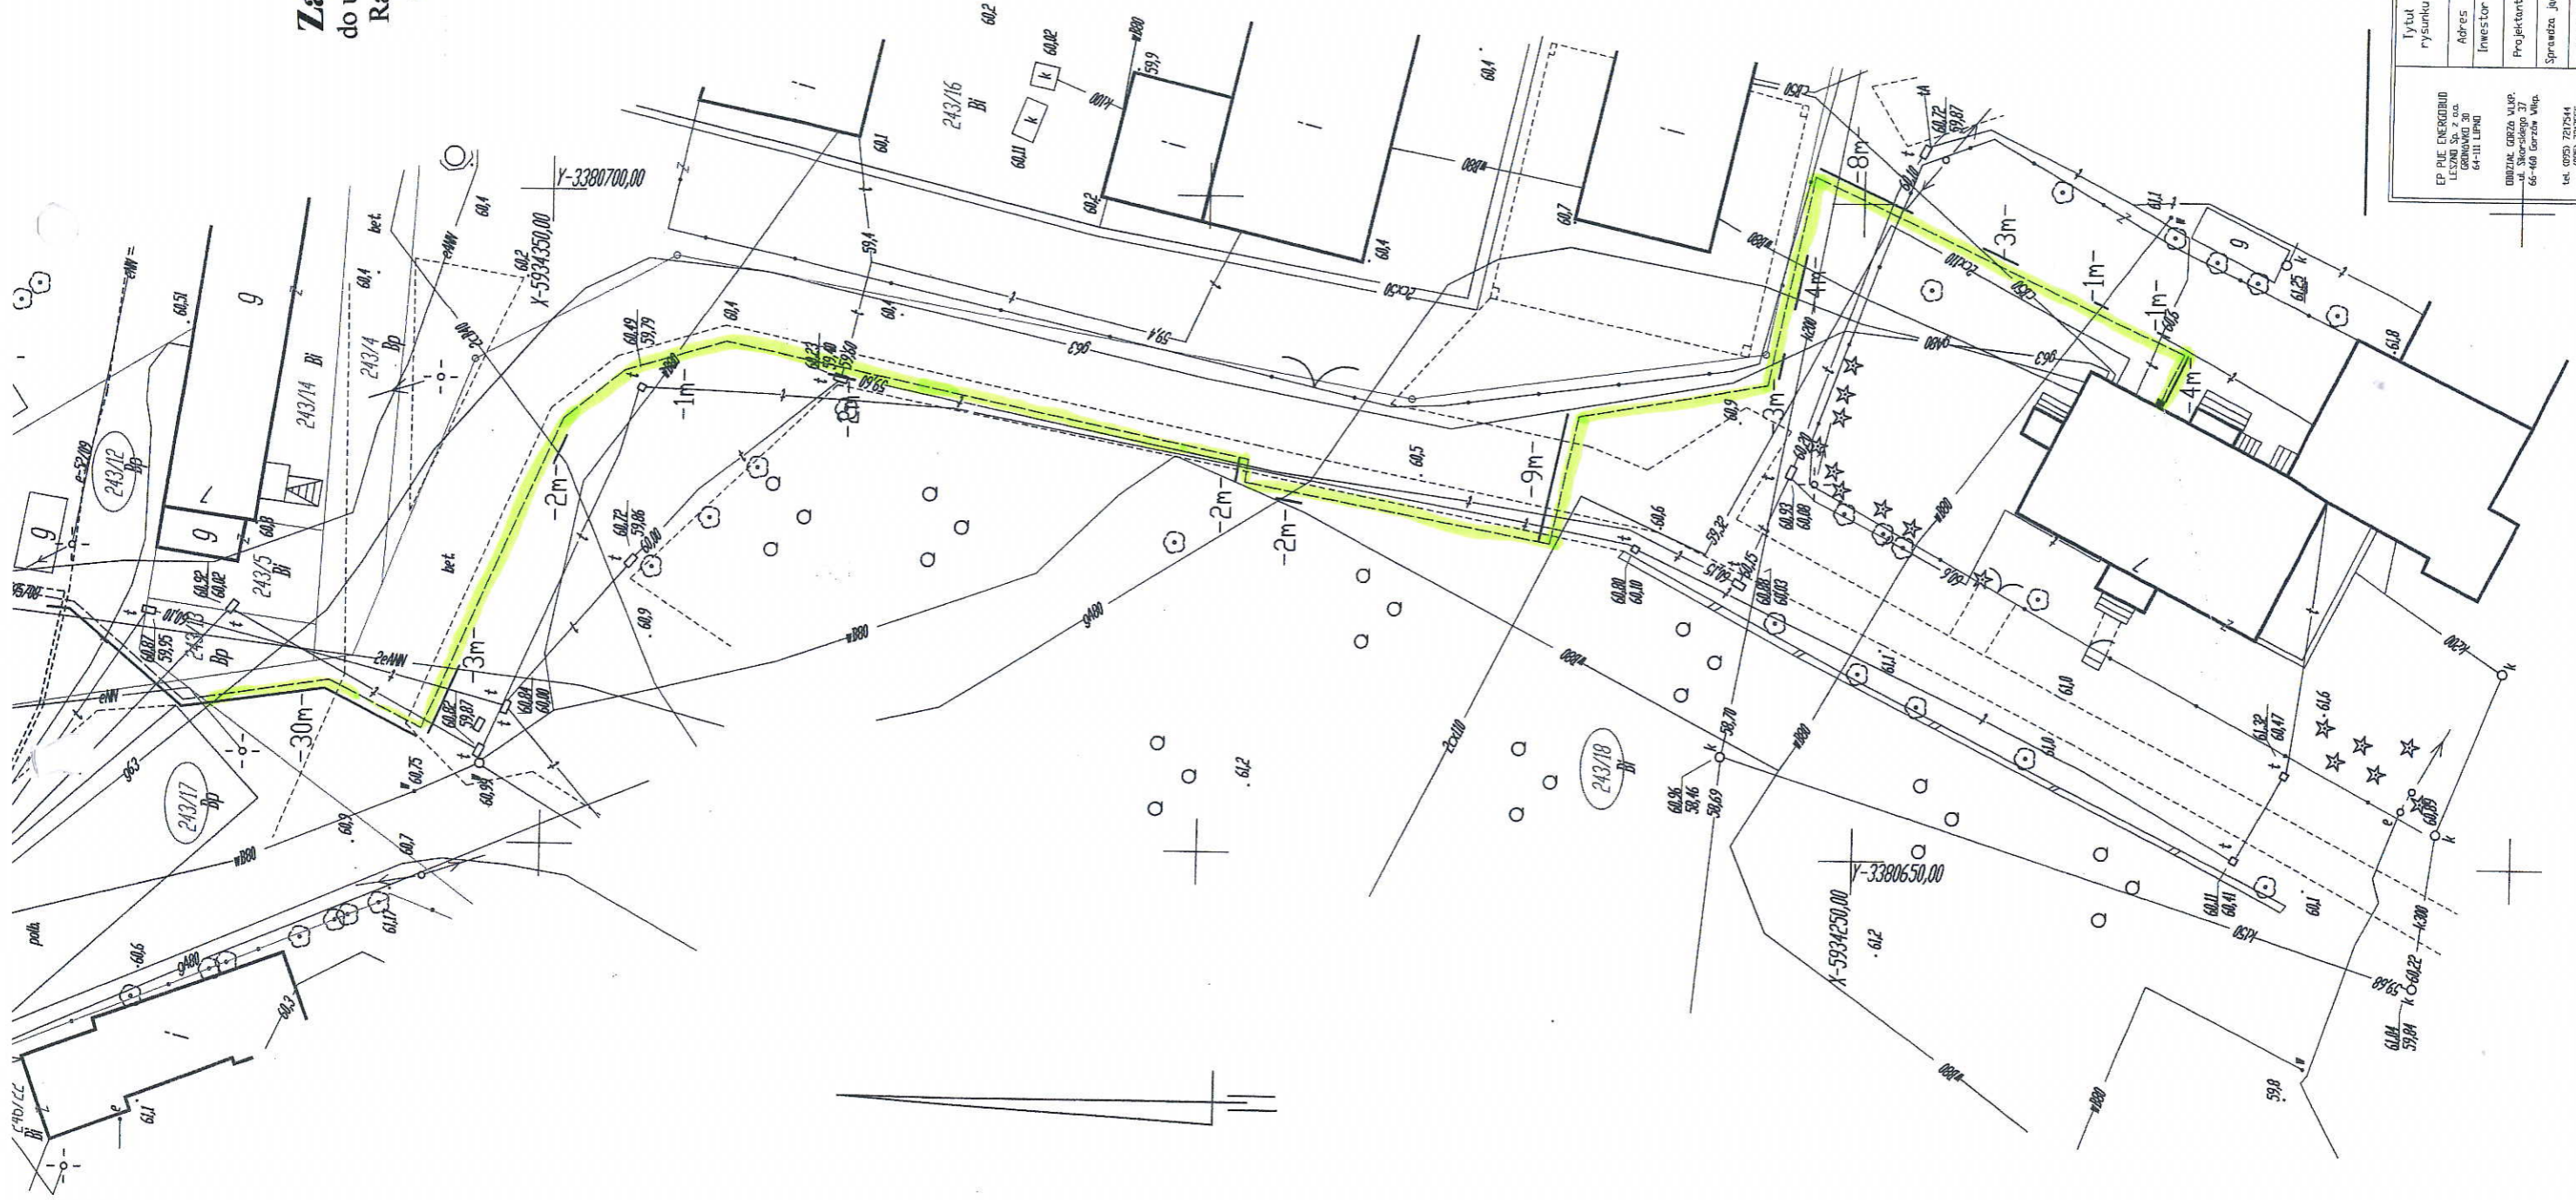

| | |
|--|--|
| Tytuł rysunku | Plan zagospodarowania terenu obiektu nr: 243/10, 243/12, 243/14, 243/16, 243/17, 243/18 - plan trasy projektowanego przyłącza kablowego 0,4 kV |
| Adres | Barlink ul. Jeziorna |
| Inwestor | ENEA operator Sp. z o.o. ul. Rybnik 10, 05-110 Barlink |
| Projektant | mgr inż. Rafał Frąckiewicz upr. nr LRS/000/PUE/06 |
| Sprowadza jęcy | mgr inż. Marek Cibon |
| Rejestrowany projektanta | mgr inż. Hubert Wojski |
| EP PUE ENERGIUM LESZNO Sp. z o.o. GOSKOWO 30 64-111 LESZNO | |
| OWIATEK GOSKOWO WILKÓW ul. Rybnik 10, 05-110 Barlink | |
| tel. 095 787554 095 787555 | |
| Skala 1:500 | |
| Wzrost 0,70m | |
| Data 02.2011 | |
| Nr rys. 200 | |

| | |
|--------|--|
| ego : | |
| nr : | |
| art.48 | |