


OZNACZENIA:
 PROJ. PRZYŁĄCZE SIECI CIEPLNEJ
 PREIZOLOWANEJ WYSOKOPARAMETROWEJ
 (RURY TWIN)

C1
 C2+C6
 MIEJSCE WŁĄCZENIA
 C2+C6 ZMIANY KIERUNKU

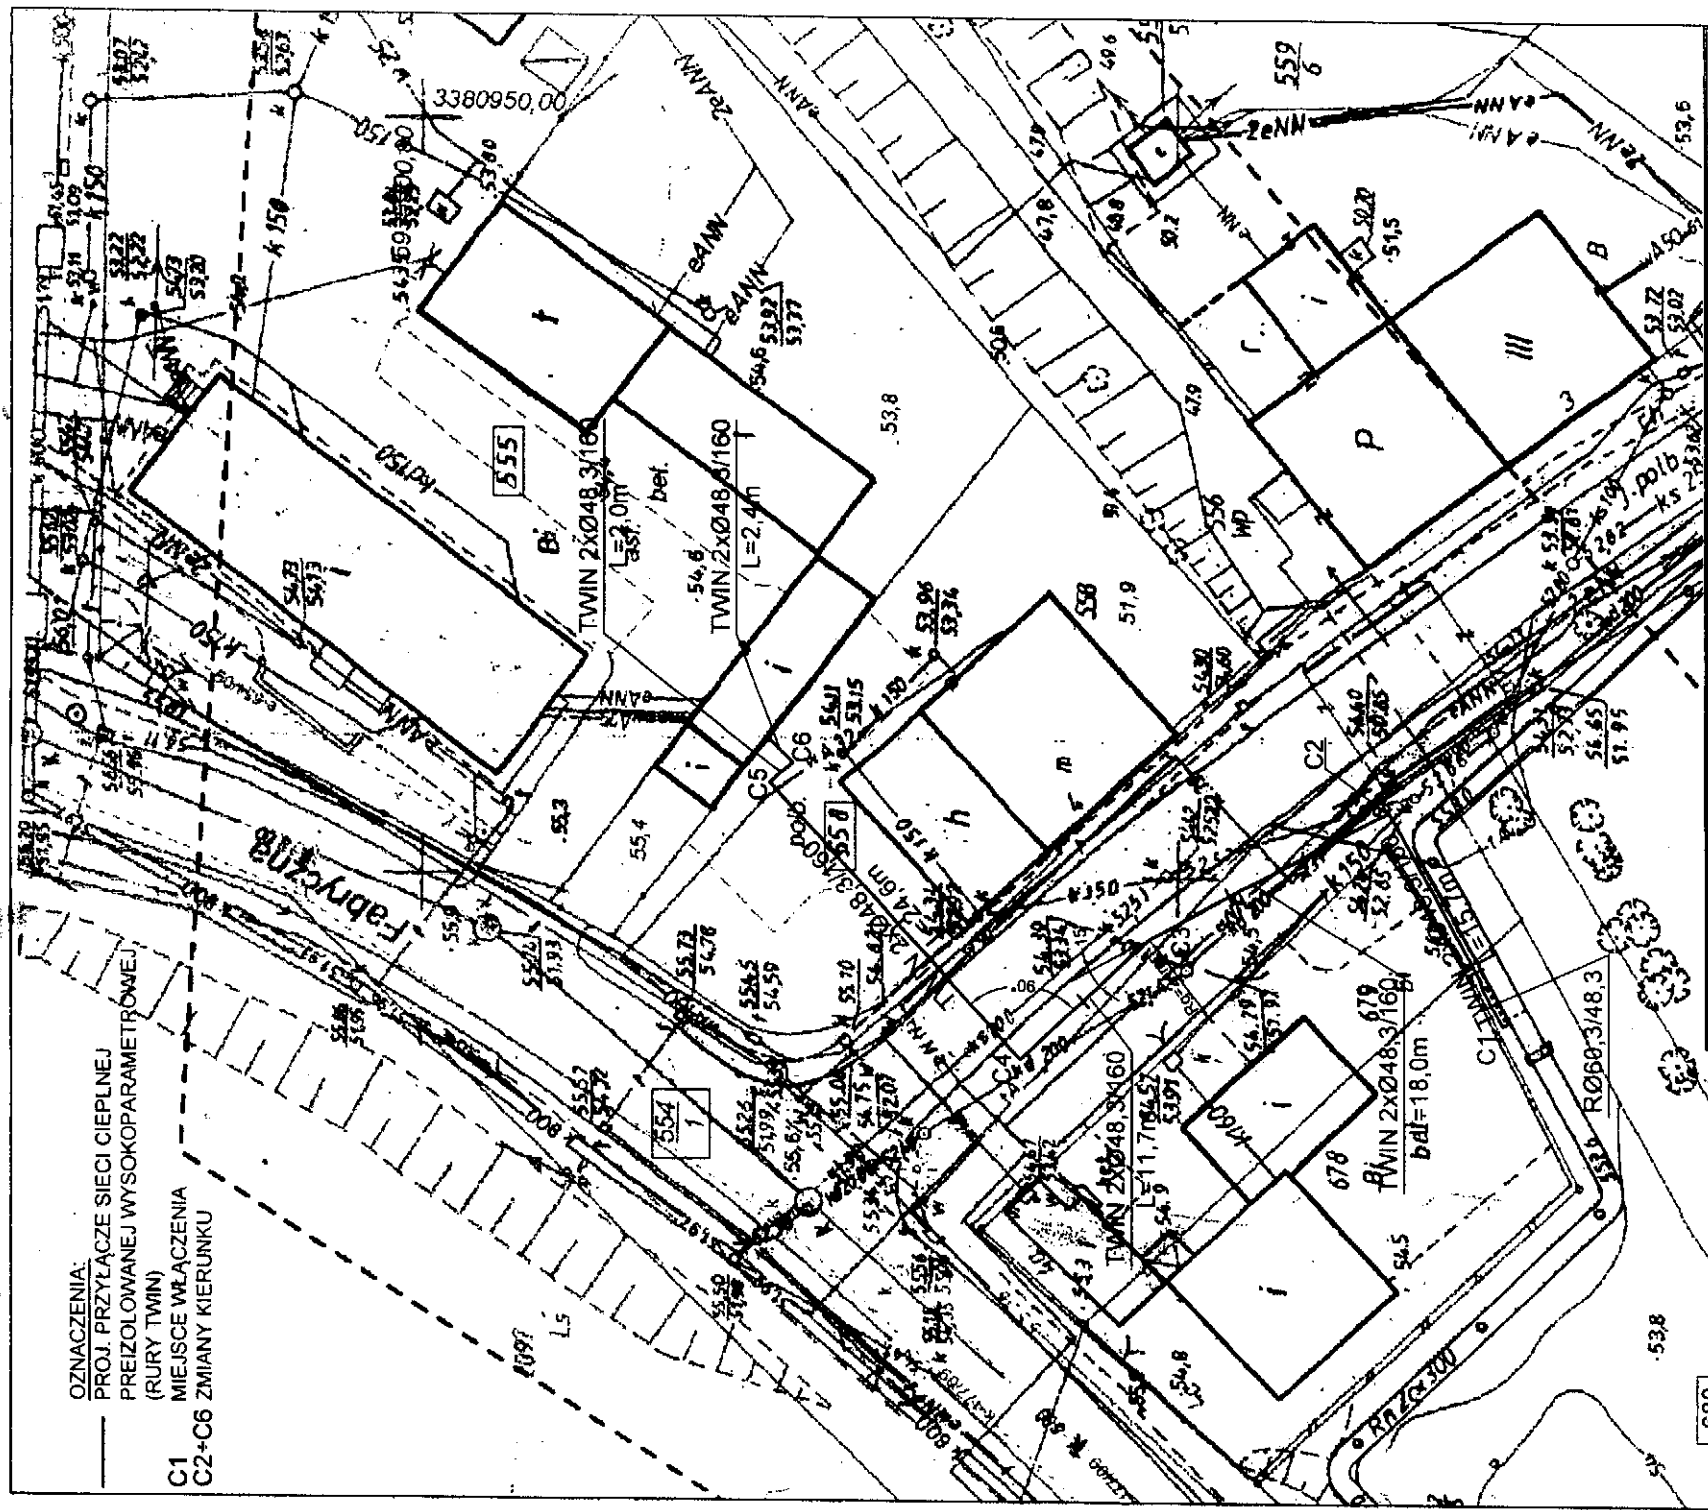

Nr rysunku 1		Skala: 1:500		Str. nr:	
Objekt: Przyłącze sieci ciepłej wysokoparametrowej do budynku kotłowni przy ul. Fabrycznej 5		Stadium: PB		Data	
Adres: ul. Fabryczna, 74-320 Barlinek dz. nr 555, 558, 554/1, 680 obr. 0001 Barlinek		Treść: PROJEKT ZAGOSPODAROWANIA TERENU		Podpis	
Autorzy opracowania: mgr inż. Jolanta Skowron		Projektant: mgr inż. Jolanta Skowron		Data 12.07.2012	

680

564

534

565

LB5007/PC08/10
 w spec. technologicznej
 w zakresie polnym
 (LB5007/6/11)