


Załącznik graficzny
do uchwały Nr XXVI/345/2012
Rady Miejskiej w Barlinku
z dnia 30 sierpnia 2012 r.

OZNACZENIA:

PROJ. PRZYŁĄCZE SIECI CIEPLNEJ
PREIZOLOWANEJ WYSOKOPARAMETROWEJ
(RURY TWIN)

C1 MIEJSCA WŁĄCZENIA
C2-C6 ZMIANY KIERUNKU

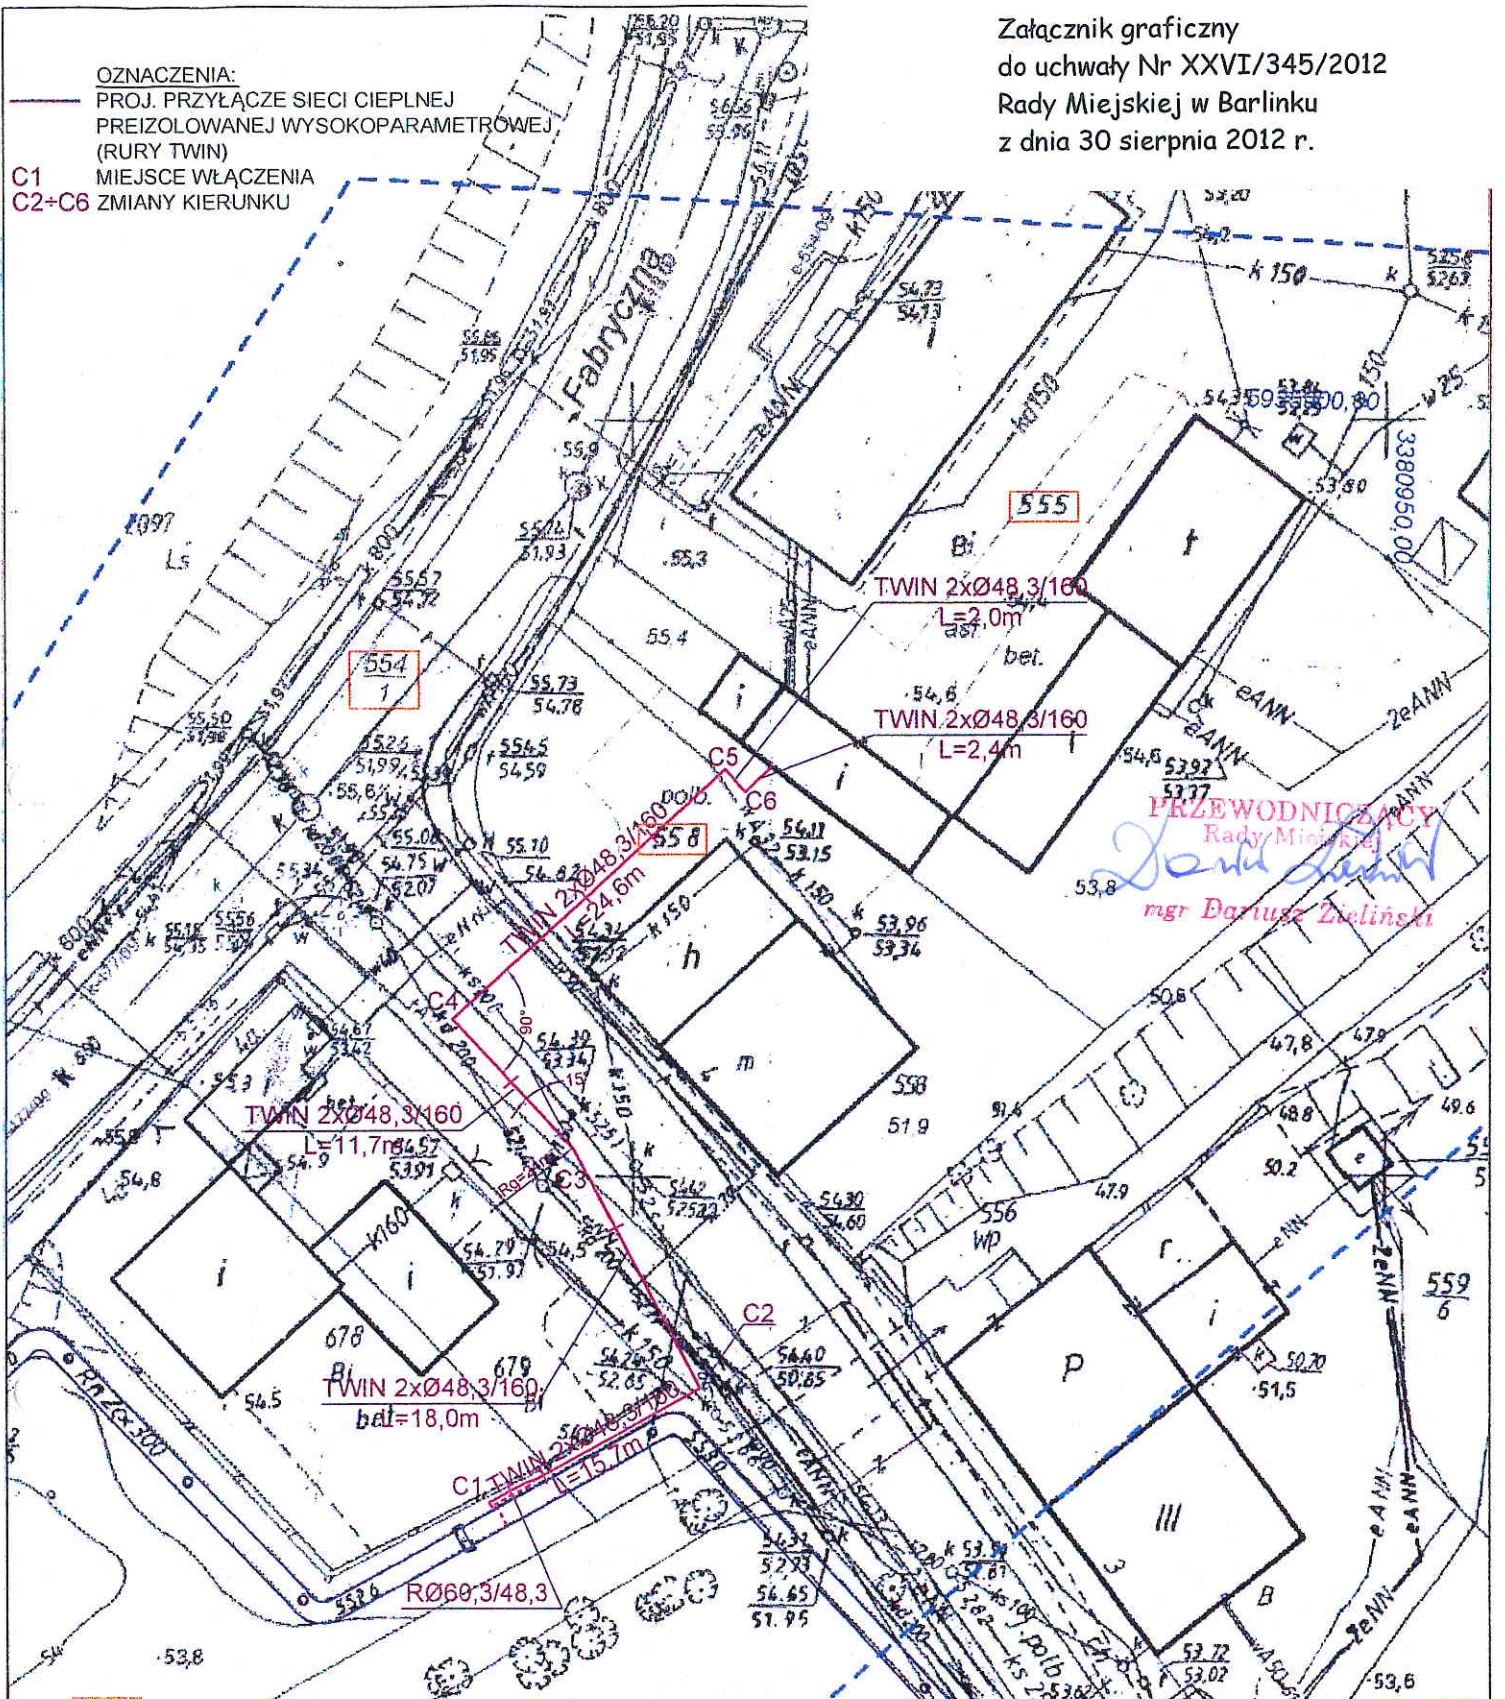

PRZEWODNICTWO
Rady Miejskiej
Dariusz Zieliński
mgr Dariusz Zieliński

Biuro Projektów SAN-Technika mgr inż. Jolanta Skowron Siedziba: 74-320 Barlinek ul. Kręta 11a tel. 95 746 10 24		Nr rysunku 1
Obiekt: Przyłącze sieci ciepłej wysokoparametrowej do budynku kotłowni przy ul. Fabrycznej 5 Adres: ul. Fabryczna, 74-320 Barlinek dz. nr 555, 558, 554/1, 680 obr. 0001 Barlinek		Stadium: PB Skala: 1:500 Str. nr:
Treść: PROJEKT ZAGOSPODAROWANIA TERENU		
Autorzy opracowania:		Data
Projektant:	mgr inż. Jolanta Skowron	12.07.2012
LBS/0077/POOS/10 w spec. instalacje sanitarne w zakresie pełnym (LBS/S/0016/11)		Podpis