


PROJEKT ZAGOSPODAROWANIA TERENU

SKALA 1:500

Załącznik graficzny
do uchwały Nr XXXI/403/2012
Rady Miejskiej w Barlinku
z 25 października 2012 r.

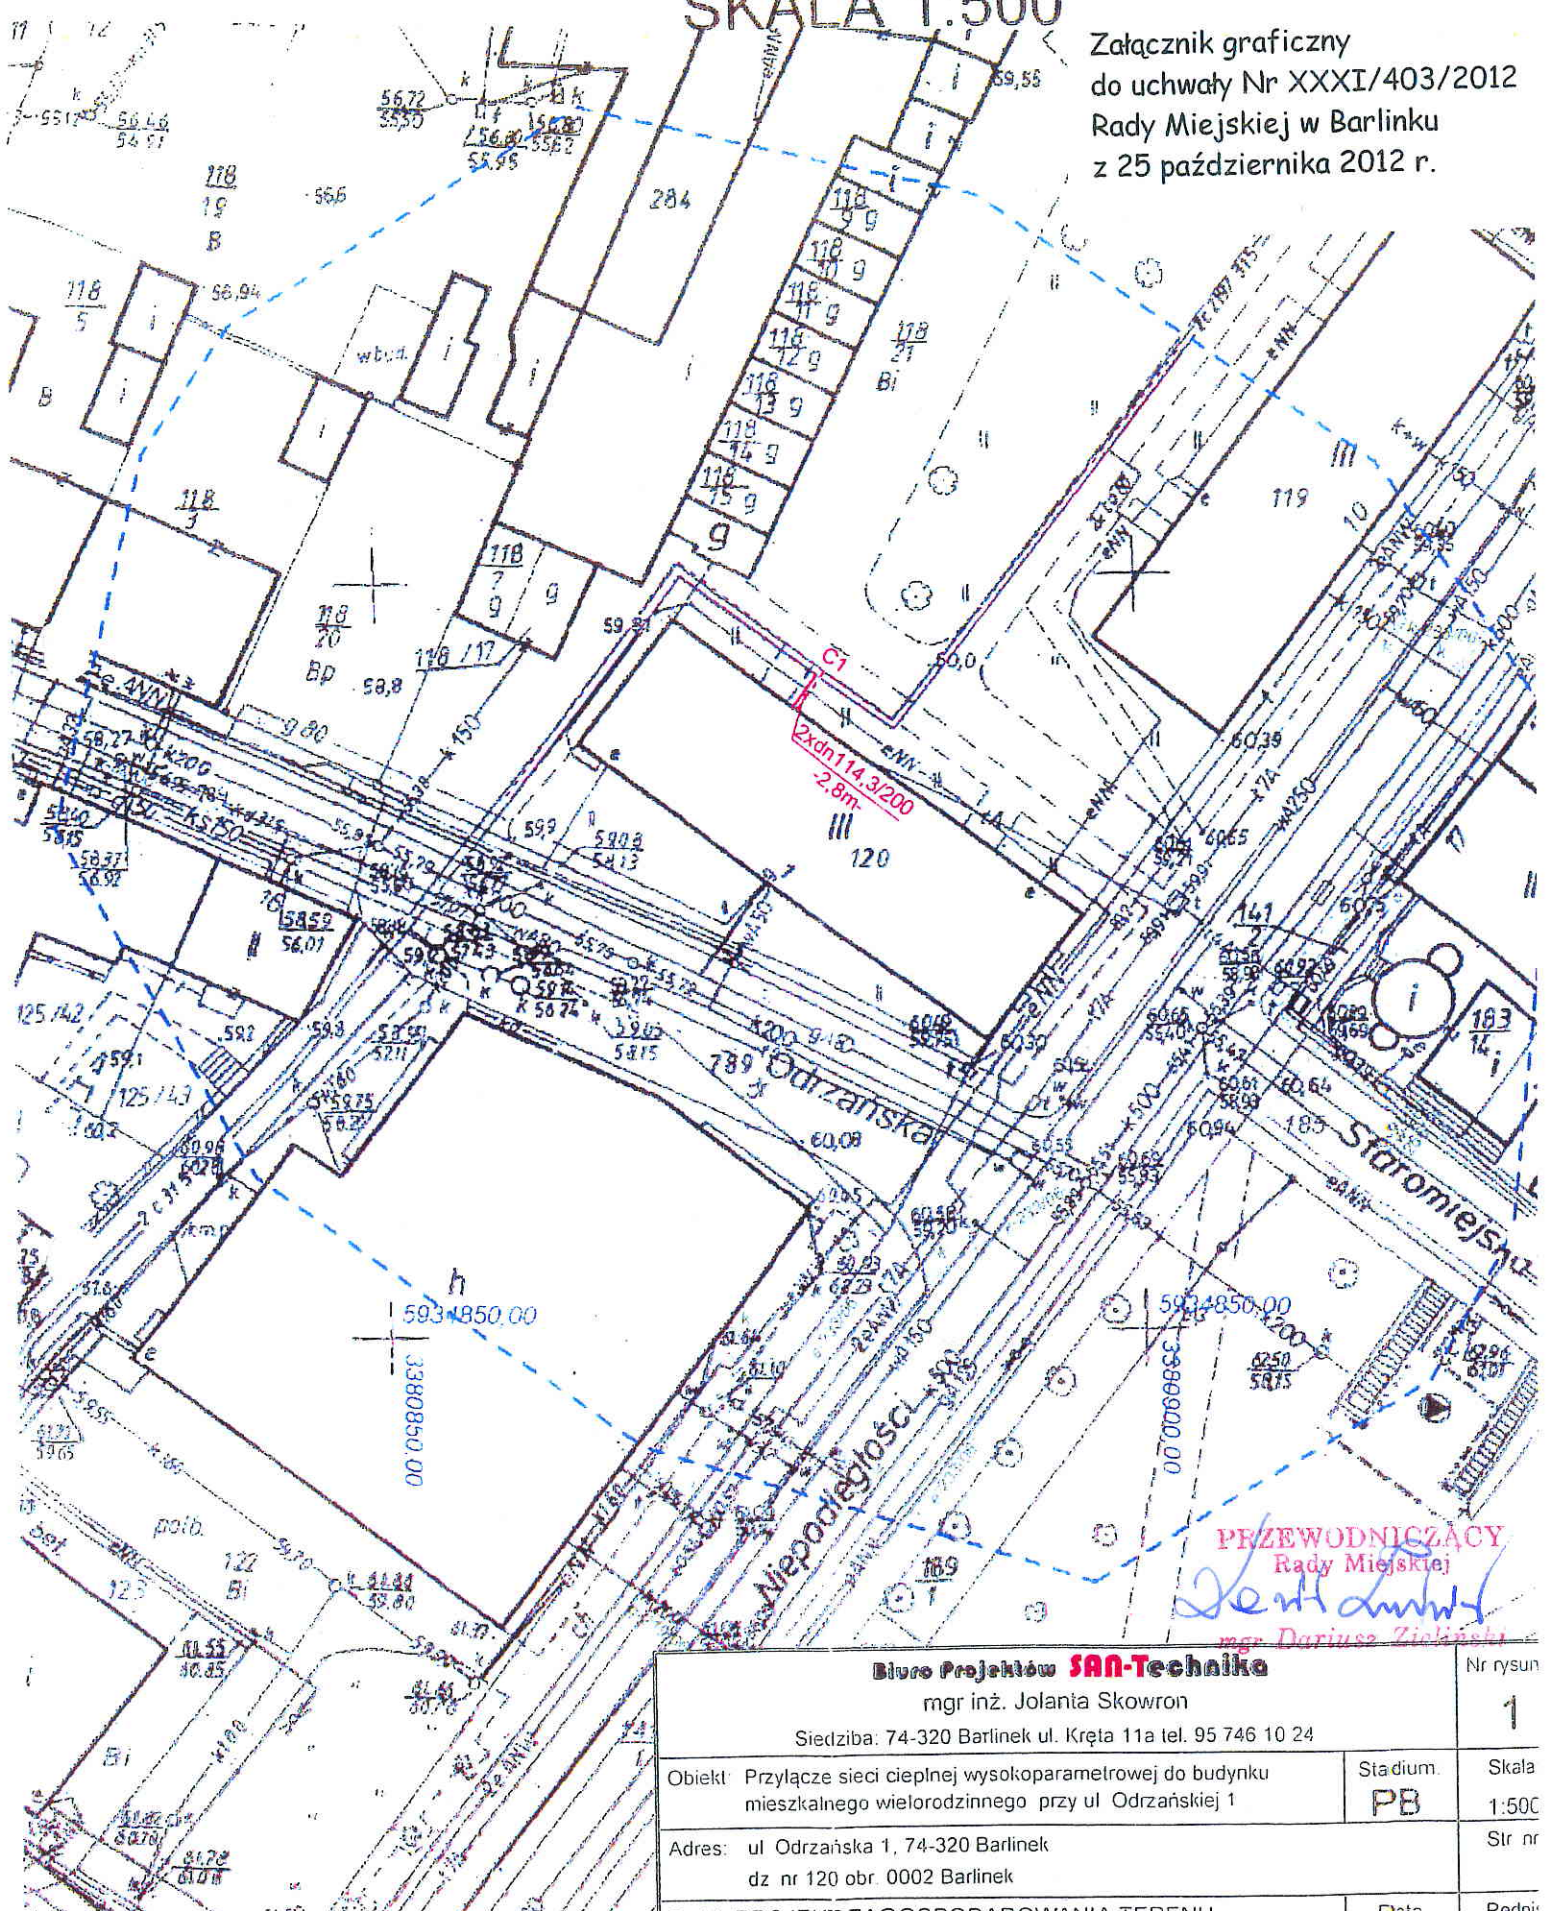

PRZEWODNICZĄCY
Rady Miejskiej

Dariusz Zieliński
mgr Dariusz Zieliński

OZNACZENIA:
--- PROJ. PRZYŁĄCZE SIECI CIEPLNEJ
 PREIZOLOWANEJ WYSOKOPARAMETROWEJ
C1 MIEJSCE WŁĄCZENIA

Biuro Projektów SAN-Technika mgr inż. Jolanta Skowron Siedziba: 74-320 Barlinek ul. Kręta 11a tel. 95 746 10 24		Nr rysun
Obiekt: Przyłącze sieci ciepłej wysokoparametrowej do budynku mieszkalnego wielorodzinnego przy ul Odrzańskiej 1		1
Adres: ul Odrzańska 1, 74-320 Barlinek dz nr 120 obr. 0002 Barlinek		Skala PB 1:500 Str nr
Treść: PROJEKT ZAGOSPODAROWANIA TERENU		Data
Projektant:	mgr inż. Jolanta Skowron	07.08.2012
LBS/077/P003/10 w spec. instalacje sanitarne w zakresie państw (LBS/IS-001E/11)		Podpi: