


PROJEKT ZAGOSPODAROWANIA TERENU SKALA 1:500


Załącznik graficzny
do uchwały Nr L/606/2014
Rady Miejskiej w Barlinku
z 30 stycznia 2014 r.

PRZEWODNICZĄCY
Rady Miejskiej
Dariusz Zieliński
mgr Dariusz Zieliński

OZNACZENIA:
 PROJ. PRZYŁĄCZE SIECI CIEPLNEJ
 PREIZOLOWANEJ WYSOKOPARAMETROWEJ (TWIN PIPE)
C1 MIEJSCE WŁĄCZENIA - WCINKA NA GORĄCO
C2, C3 KOLANO 90°

WSP. GEODEZYJNE PROJ. PRZYŁĄCZA:
 C1 5934666.81 3380394.54
 C2 5934668.21 3380392.53
 C3 5934705.42 3380417.21
 Bud 5934703.38 3380420.28

Biuro Projektów SAA-Technika mgr inż. Jolanta Skowron Siedziba: 74-320 Barlinek ul. Kręta 11a tel. 95 746 10 24		Nr rysunku 1
Objekt: Przyłącze sieci ciepłej wysokoparametrowej preizolowanej do budynku mieszkalnego wielorodzinnego na dz. nr 167/87		Stadium: PB
Adres: ul. 31 Stycznia, 74-320 Barlinek dz. nr 167/86, 167/87, 167/88 obr. 0002 Barlinek		Skala: 1:500
Treść: PROJEKT ZAGOSPODAROWANIA TERENU		Str. nr:
Autorzy opracowania:		Data
Projektant:	mgr inż. Jolanta Skowron	Podpis <i>Jolanta Skowron</i>
LBS/0077/POOS/10 w spec. Instalacje sanitarne w zakresie pełnym (LBS/IS/0018/11)		12.06.2012

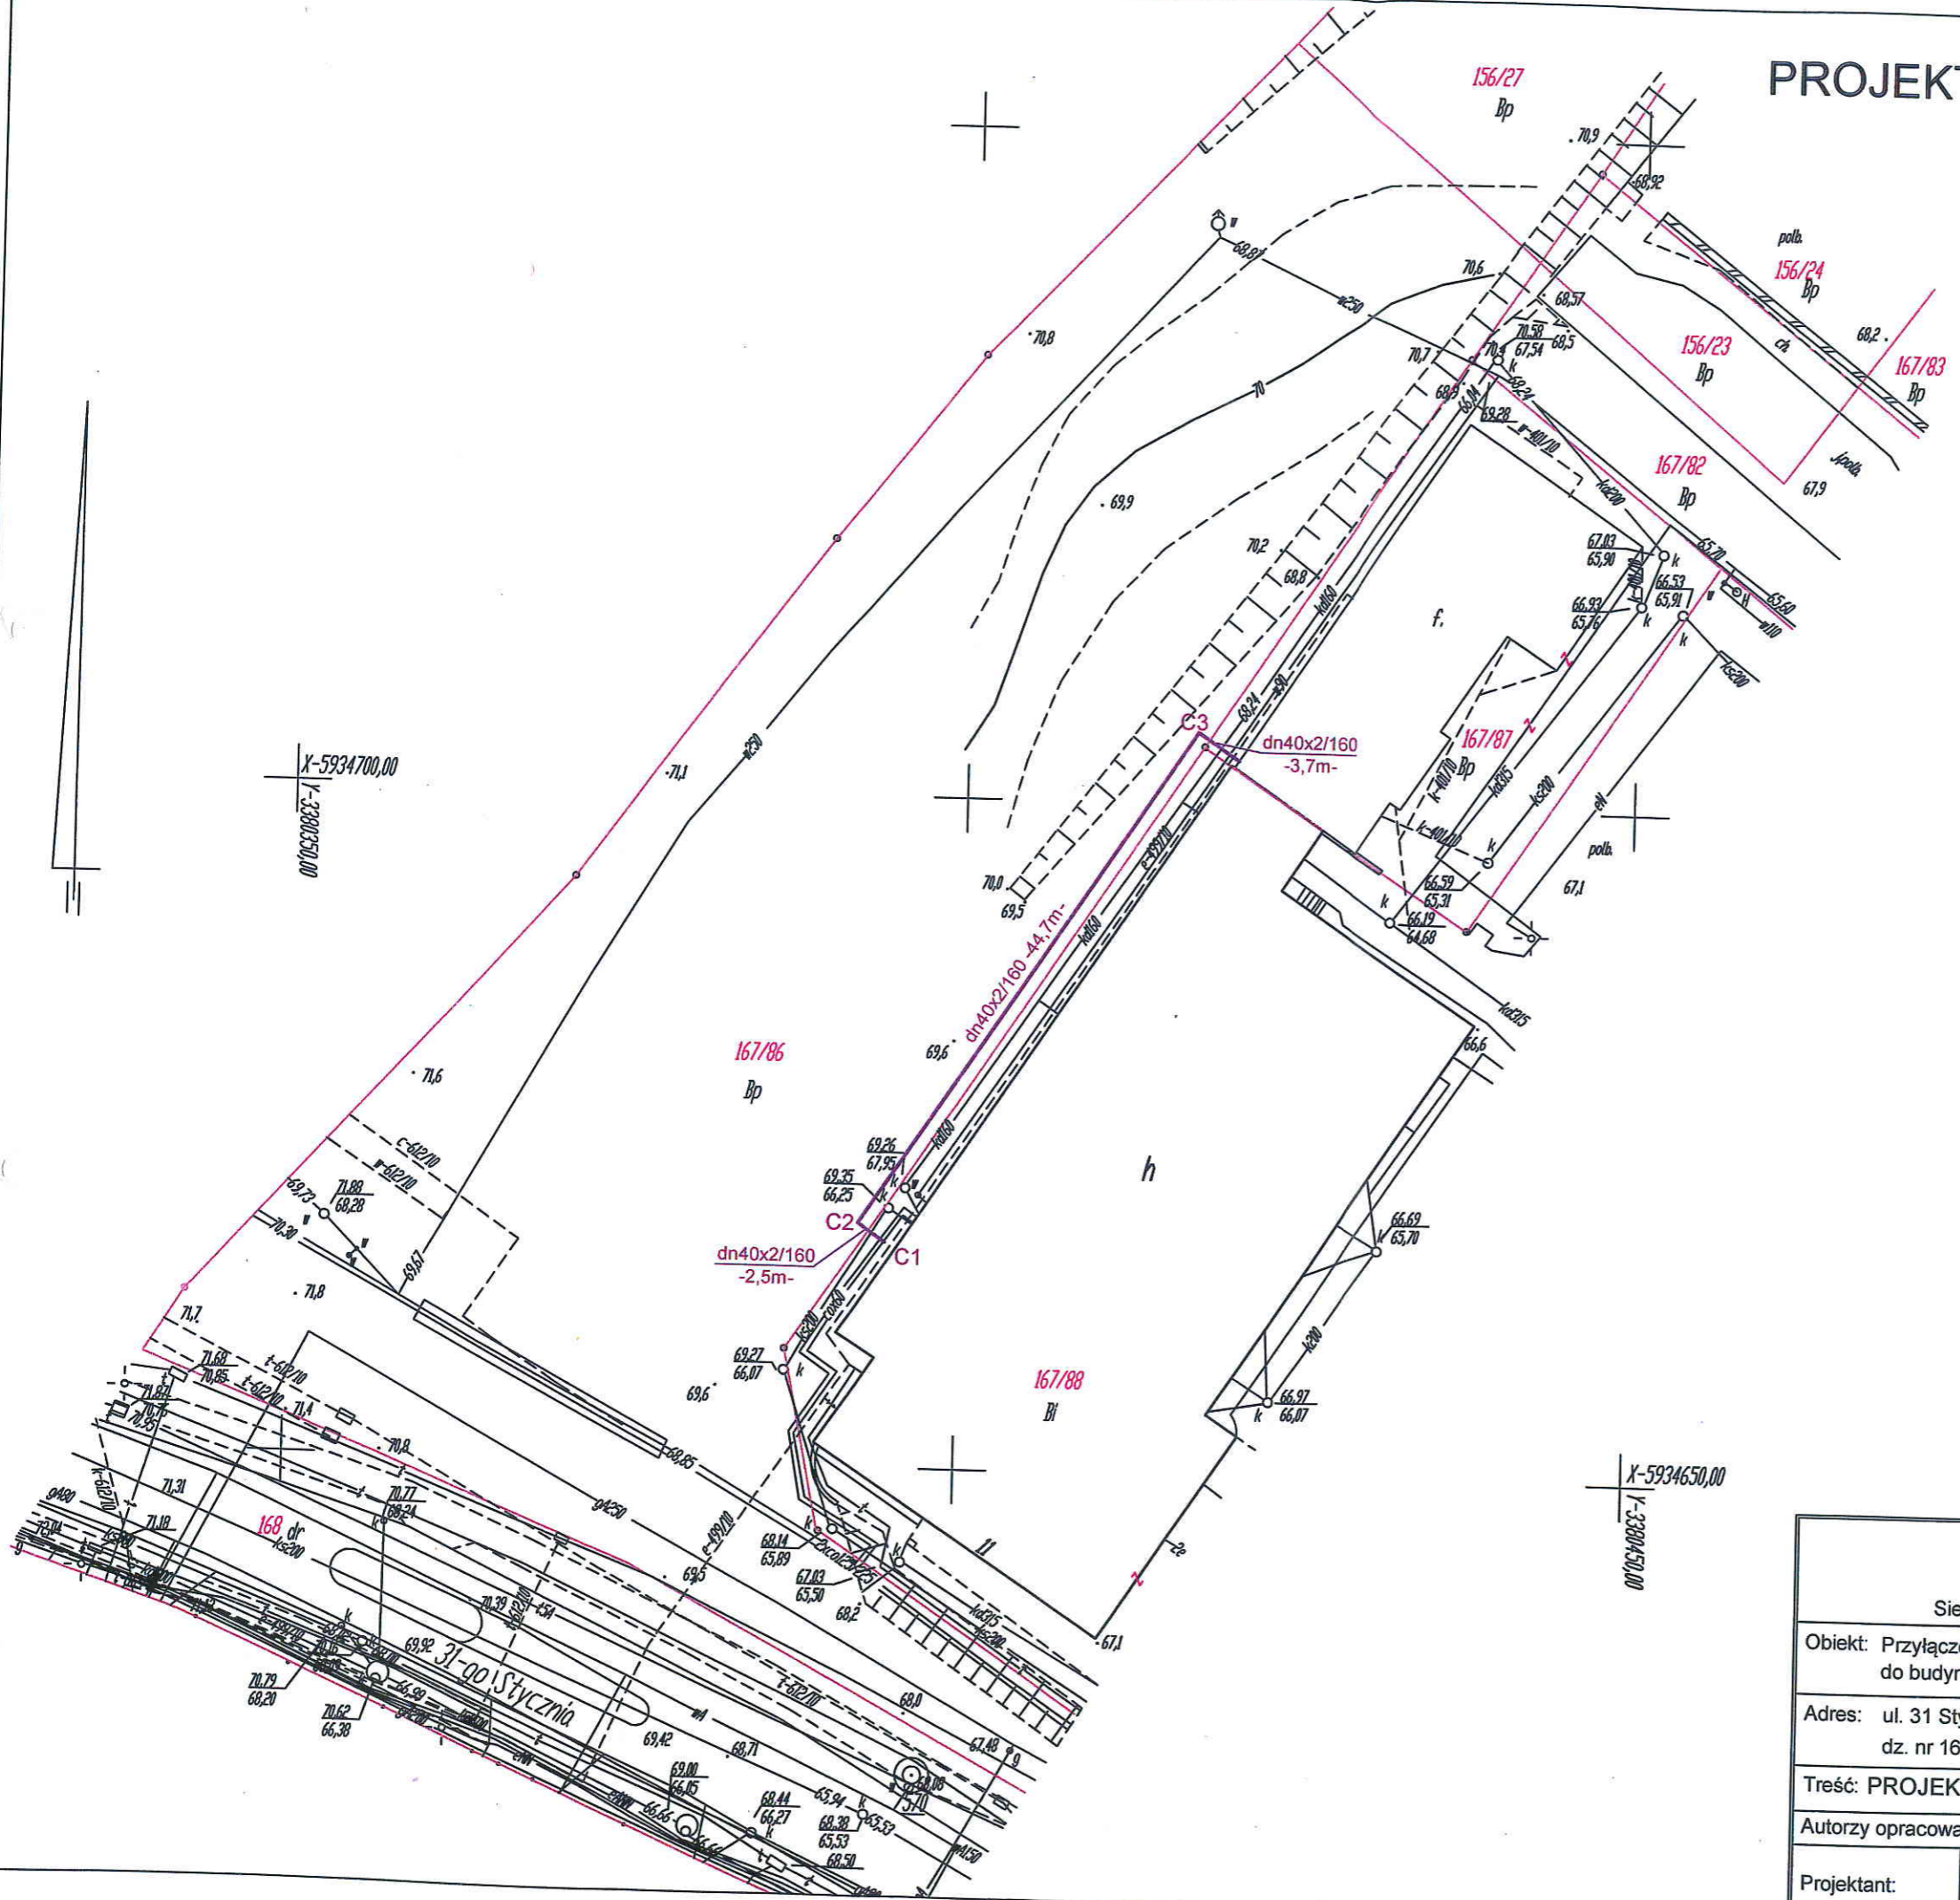

X-5934700,00
Y-3380350,00

X-5934650,00
Y-3380450,00

31-go Stycznia