



Karta rejestracyjna informatyczna kopi mapy (wtórnika)

<p>OBIEKT: część dz. nr 59/1, 1/17, 7 ul.Św Bonifacego Dłrebr: 0001, Barlinek Miasto: Barlinek Powiat: myśliborski Województwo: zachodniopomorskie</p>	<p>ZAKŁAD USŁUG GEODEZYJNO-KARTOGRAFICZNYCH Henryk Kądziołka ul. Grodzka 10 74-320 Barlinek Tel/fax (0-95) 746-40-80 telkom. 0-601-953-256 NIP 597-106-33-07</p>
<p>SKALA: 1:500 Układ współrzędnych: 1965 strefa 3 Poziom odniesienia: Kronsztadt</p>	<p>Wykonano w ramach roboty geodezyjnej zgłoszonej w WGKIGN w Myśliborzu KERG nr: 014.001-1178/2013</p>
<p>Kierownik roboty: Henryk Kądziołka Uprawnienia nr 9973 Zakres nr. 1 i 2</p>	<p>W zakresie opracowania znajdują się punkty osnowy geodezyjnej nr: 300/431, 302/106, 222 82/3, 462/80, 301/105 podlegające ochronie na podstawie art. 15, art.48 ust.1 pkt. 3 ustawy Prawo geodezyjne i kartograficzne.</p>
<p>Mapę do celów projektowych sporządzono przy wykorzystaniu: 1. Mapy zasadniczej w skali 1: 500 sekcje nr 351.421.1932, 1934, 2412, 1914 2. Danych branżowych części uzbrojenia podziemnego 3. Pomiaru zieleni wysokiej i pomników przyrody oraz pomiaru innych obiektów wskazanych przez projektanta 4. Opracowanych geodezyjnych elementów planu zagospodarowania przestrzennego (linie rozgraniczające, linie regulujące, osie ulic)</p>	<p>Granice i numery działek ewidencyjnych według danych WGKIGN w Myśliborzu z dnia: 08.10.2013r</p>
<p>Na mapie do celów projektowych wykazano następujące uzgodnienia przez ZUDP projekty sieci uzbrojenia terenu: e+w+k+c-275/2012, t+e+w-612/2010, e-238/2012 e+k+w-134/2012, e-304/2013, w+k+e-504/2012, e-404/2012</p>	<p>Rejestracja: 1. zakres pomiaru : cała mapa 2. Redakcja znaków zgodna z instrukcją techniczną K-1 (1979)/ K-1 (Podstawowa Mapa Kraju z 1998r.) 3. Mapa nadaje się do celów projektowych w zakresie pomiaru. 4. Stopień kartometryczności mapy do celów projektowych jest zgodny z przepisami instrukcji technicznej K-1 (1979)/ K-1 (Podstawowa Mapa Kraju z 1998r.) 5. Wszystkie trwałe obiekty budowlane podlegają wytyczeniu przez jednostkę wykonawstwa geodezyjnego 6. Nie wyklucza się istnienia w terenie również uzbrojenia o których brak było informacji branżowych i nie zostało odnalezione w czasie inwentaryzacji geodezyjnej. 7. Badanie Ksiąg wieczystych - nie dotyczy & 80 pkt.5 Rozp. z dnia 9 listopada 2011 r. poz. 1572</p>
<p>Uzbrojenie opracowano na podstawie : 1. Danych branżowych ? z literą B 2. Pośredniego ustalenia przebiegu aparaturą elektromagnetyczną ? z literą A 3. Bezpośrednich pomiarów powykonawczych ? bez litery W związku z tym w częściach 1 i 2 nie gwarantuje się kompletności, a dokładności położenia uzbrojenia jest niższa od dokładności kartometrycznej mapy.</p>	<p>Kierownik jednostki wykonawstwa geodezyjnego : Henryk Kądziołka</p>
<p>Aktualność mapy do celów projektowych na dzień: 08.10.2013r</p>	

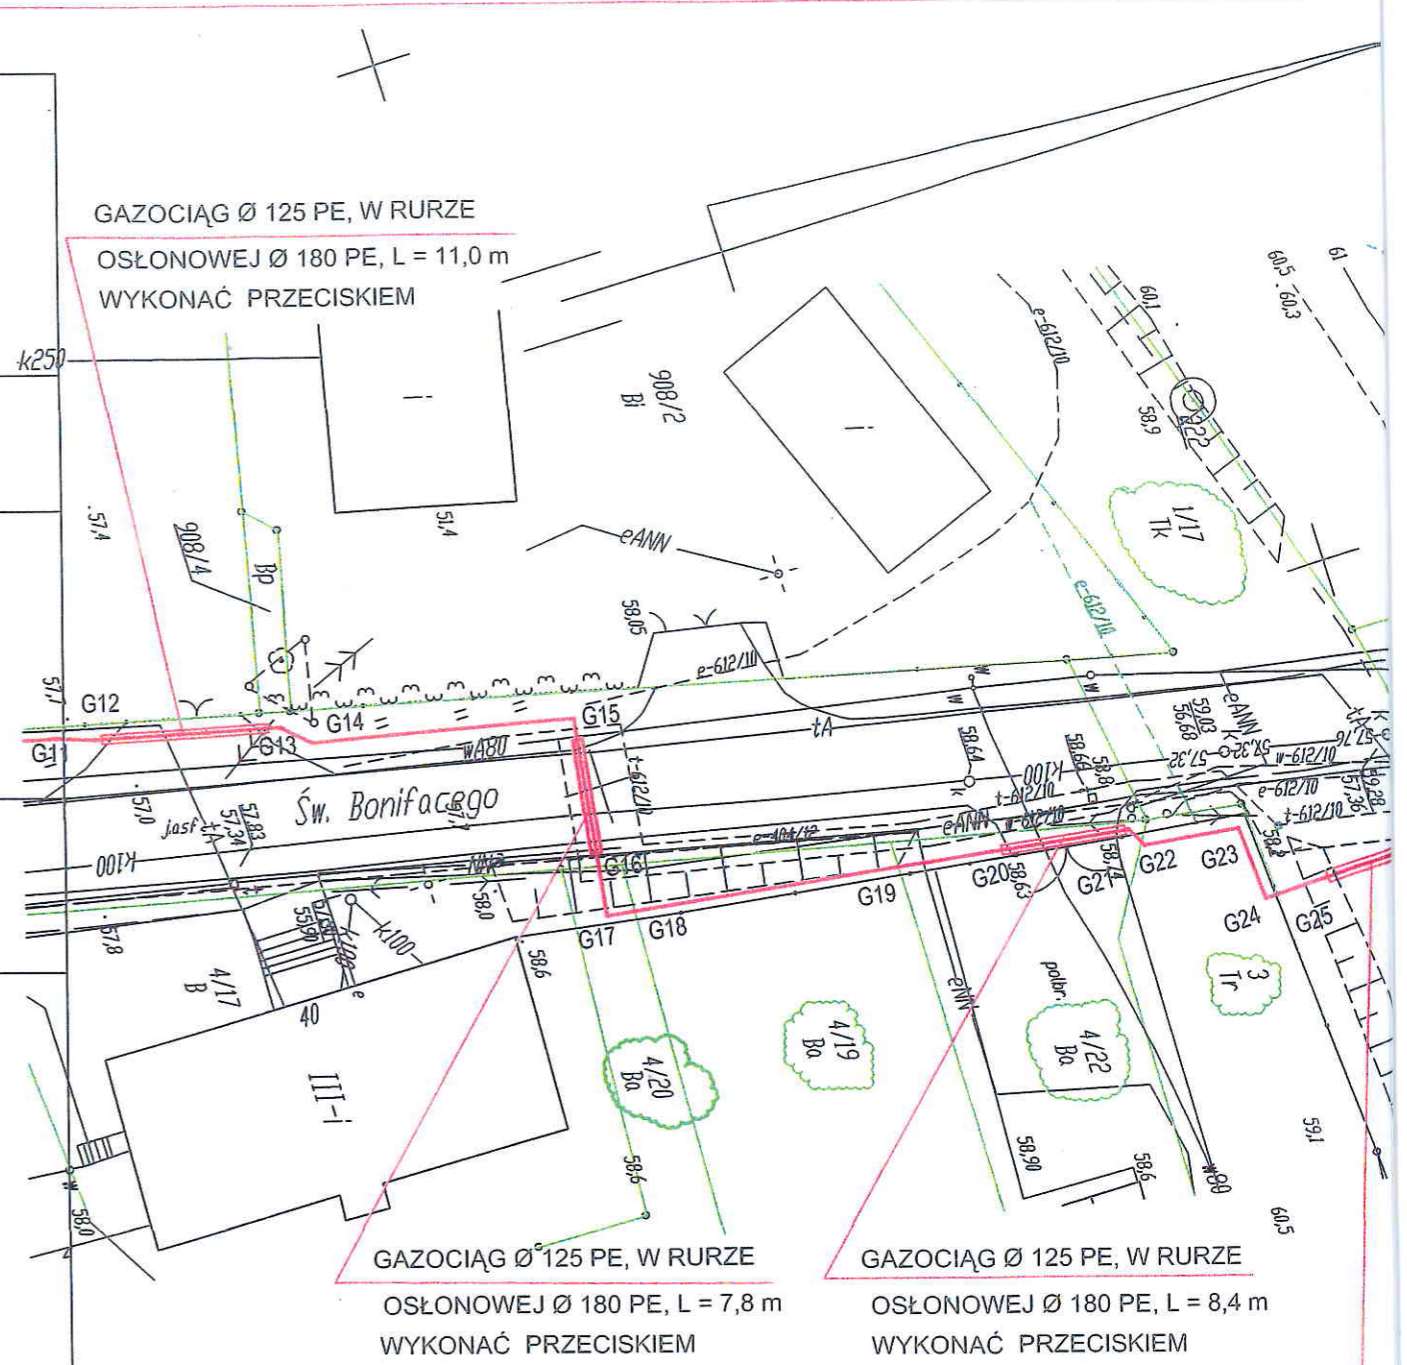

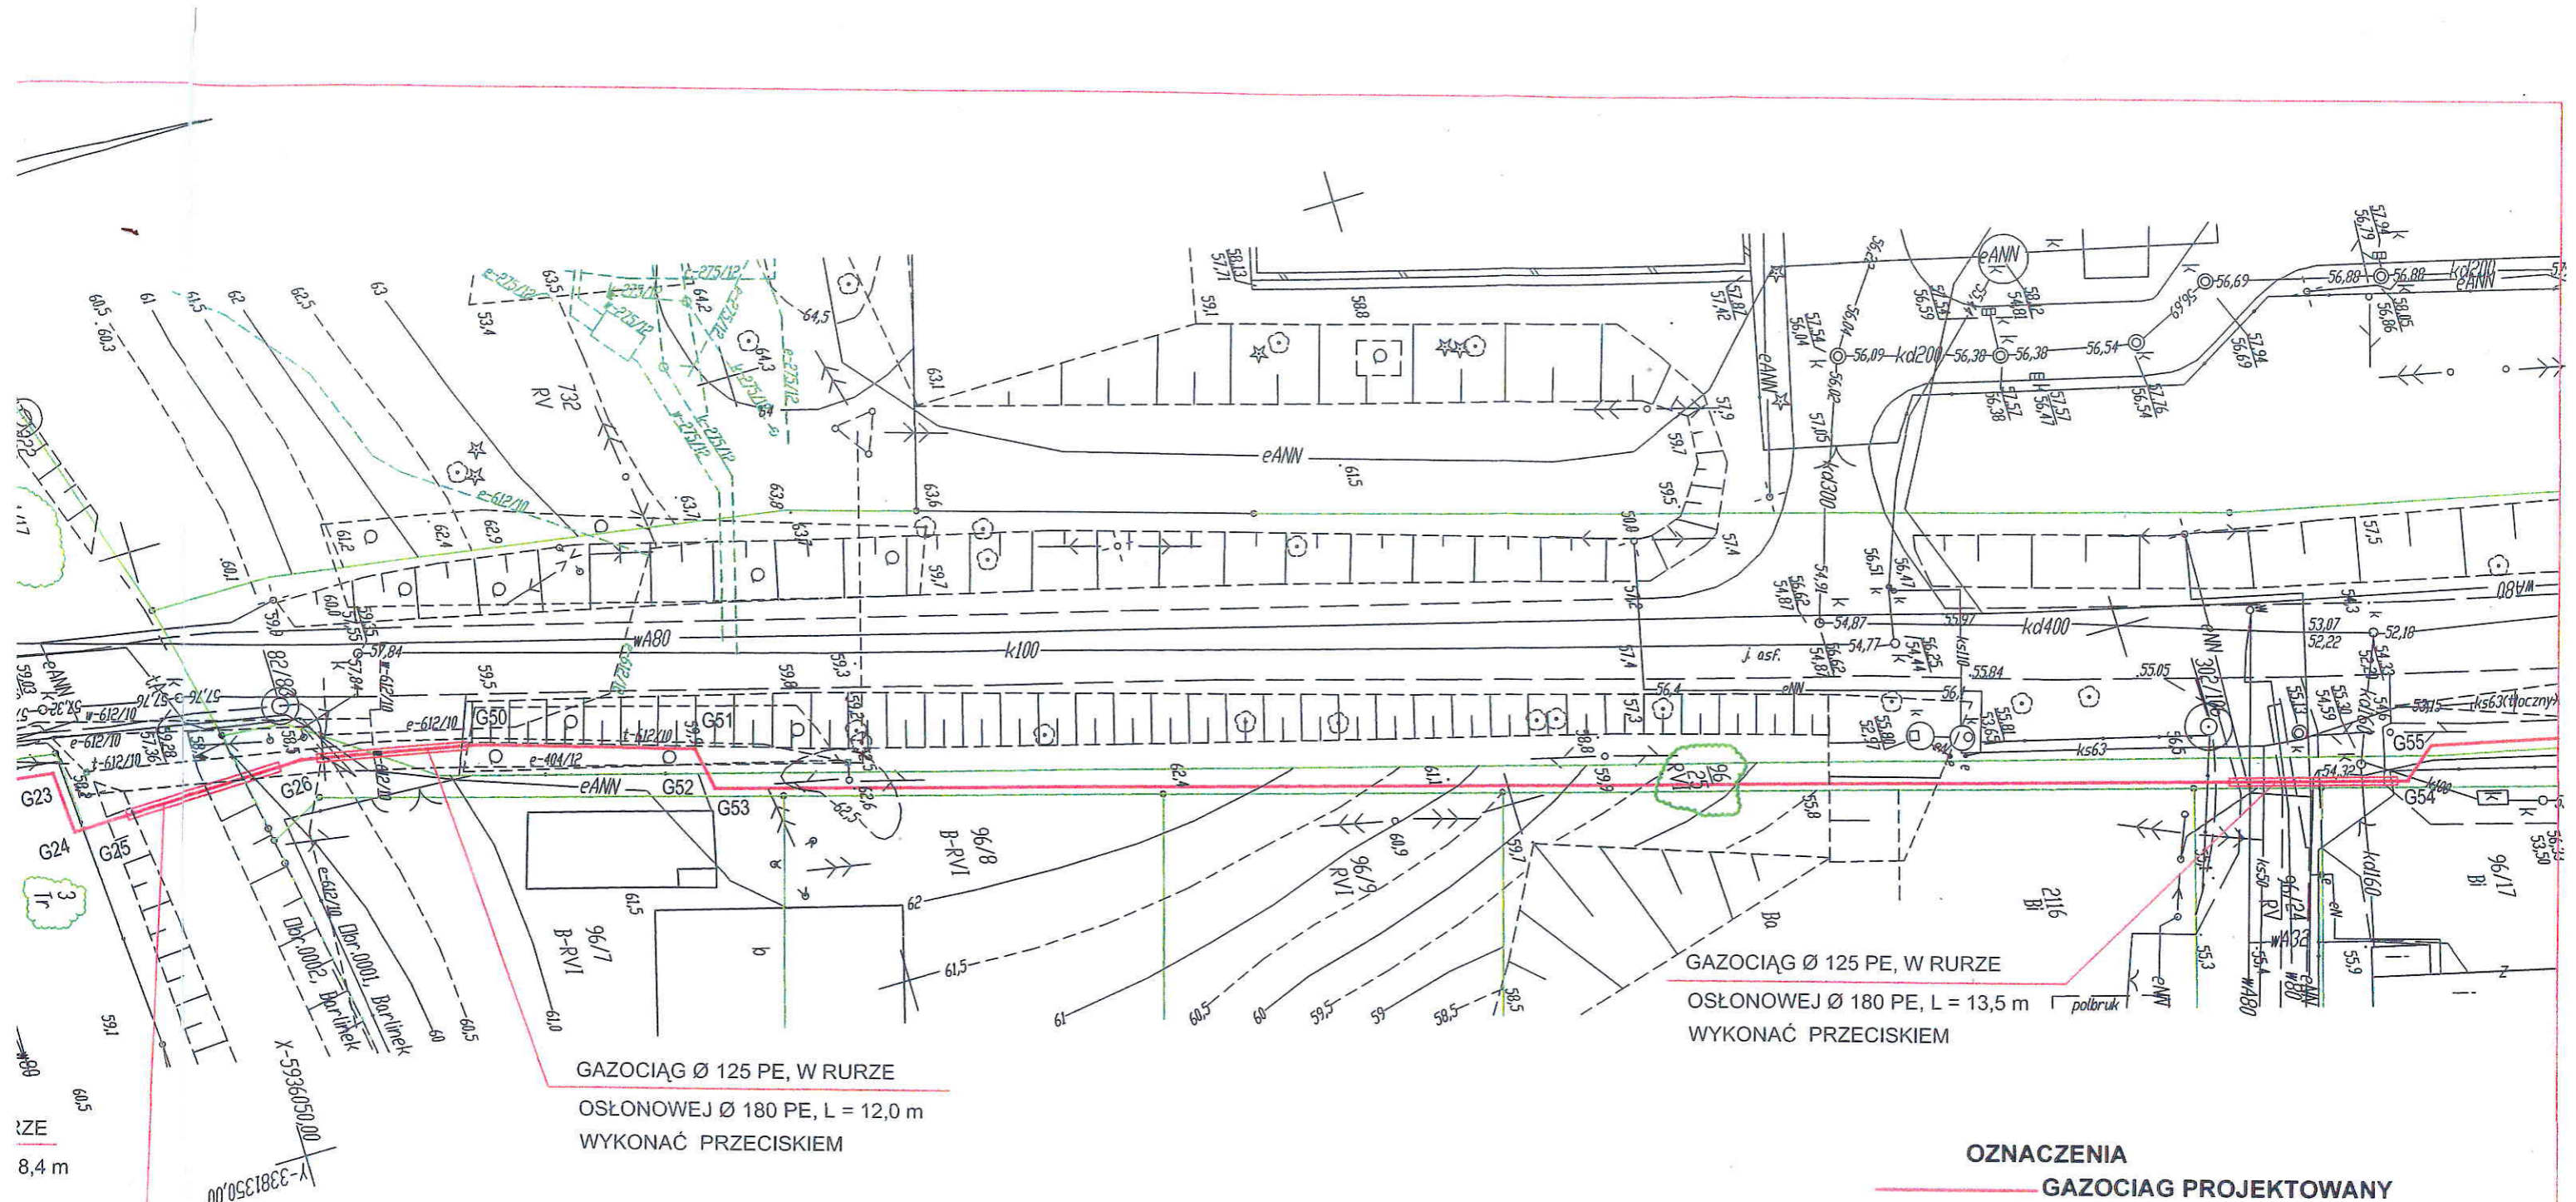

GAZOCIĄG Ø 125 PE, W RURZE
 OSŁONOWEJ Ø 180 PE, L = 12,0 m
 WYKONAĆ PRZECISKIEM

GAZOCIĄG Ø 125 PE, W RURZE
 OSŁONOWEJ Ø 180 PE, L = 13,5 m
 WYKONAĆ PRZECISKIEM

GAZOCIĄG Ø 125 PE, W RURZE
 OSŁONOWEJ Ø 180 PE, L = 13,0 m
 POD DWOMA PASAMI PROJEKTOWANEJ JEZDNI

OZNACZENIA
 — GAZOCIĄG PROJEKTOWANY
 — GRANICE DZIAŁEK

Załącznik graficzny
 do uchwały nr LIX/801/2014
 Rady Miejskiej w Barlinku
 z dnia 25 września 2014 r.

PRZEWODNICZĄCY
 Rady Miejskiej
Dariusz Zieliński
 mgr Dariusz Zieliński

PRACOWNIA INŻYNIERII ŚRODOWISKA			
ul. Uskok 9, 66-400 Gorzów Wlkp. tel./fax 95 73 20 400			
Rodzaj oprac.	Projekt budowlany	Data	25.10.2013
Inwestor	Polska Spółka Gazownicza Sp. z o.o. Oddział w Poznaniu Zakład w Szczecinie ul. Tama Pomorzańska 26, 70-952 Szczecin	Nr. rys.	1
Obiekt	Gazociąg niskiego ciśnienia Dz 125 PE, Dz 90 PE Barlinek ul. Św. Bonifacy dz. nr ewid.: 3, 7, 9, 4/19, 4/20, 4/22, 1/17 obr.0002 Barlinek oraz dz. nr 96/25, 59/1 obr. 0001 Barlinek		
Tytuł rysunku	Projekt usytuowania sieci gazowej.	Skala	1:500
Projektant	inż. Teresa Domaradzka	Upr. bud. specj. instalacje i sieci sanitarne w zakresie pełnym Nr LBS /0009/PWOS/09	<i>Domaradzka</i> podpis
Sprawdzający	inż. Regina Rogoza	Upr. bud. specjalność instalacje i sieci sanitarne w zakresie pełnym Nr 41/92/Gw	podpis